



OBEČ SUDOVO HLAVNO

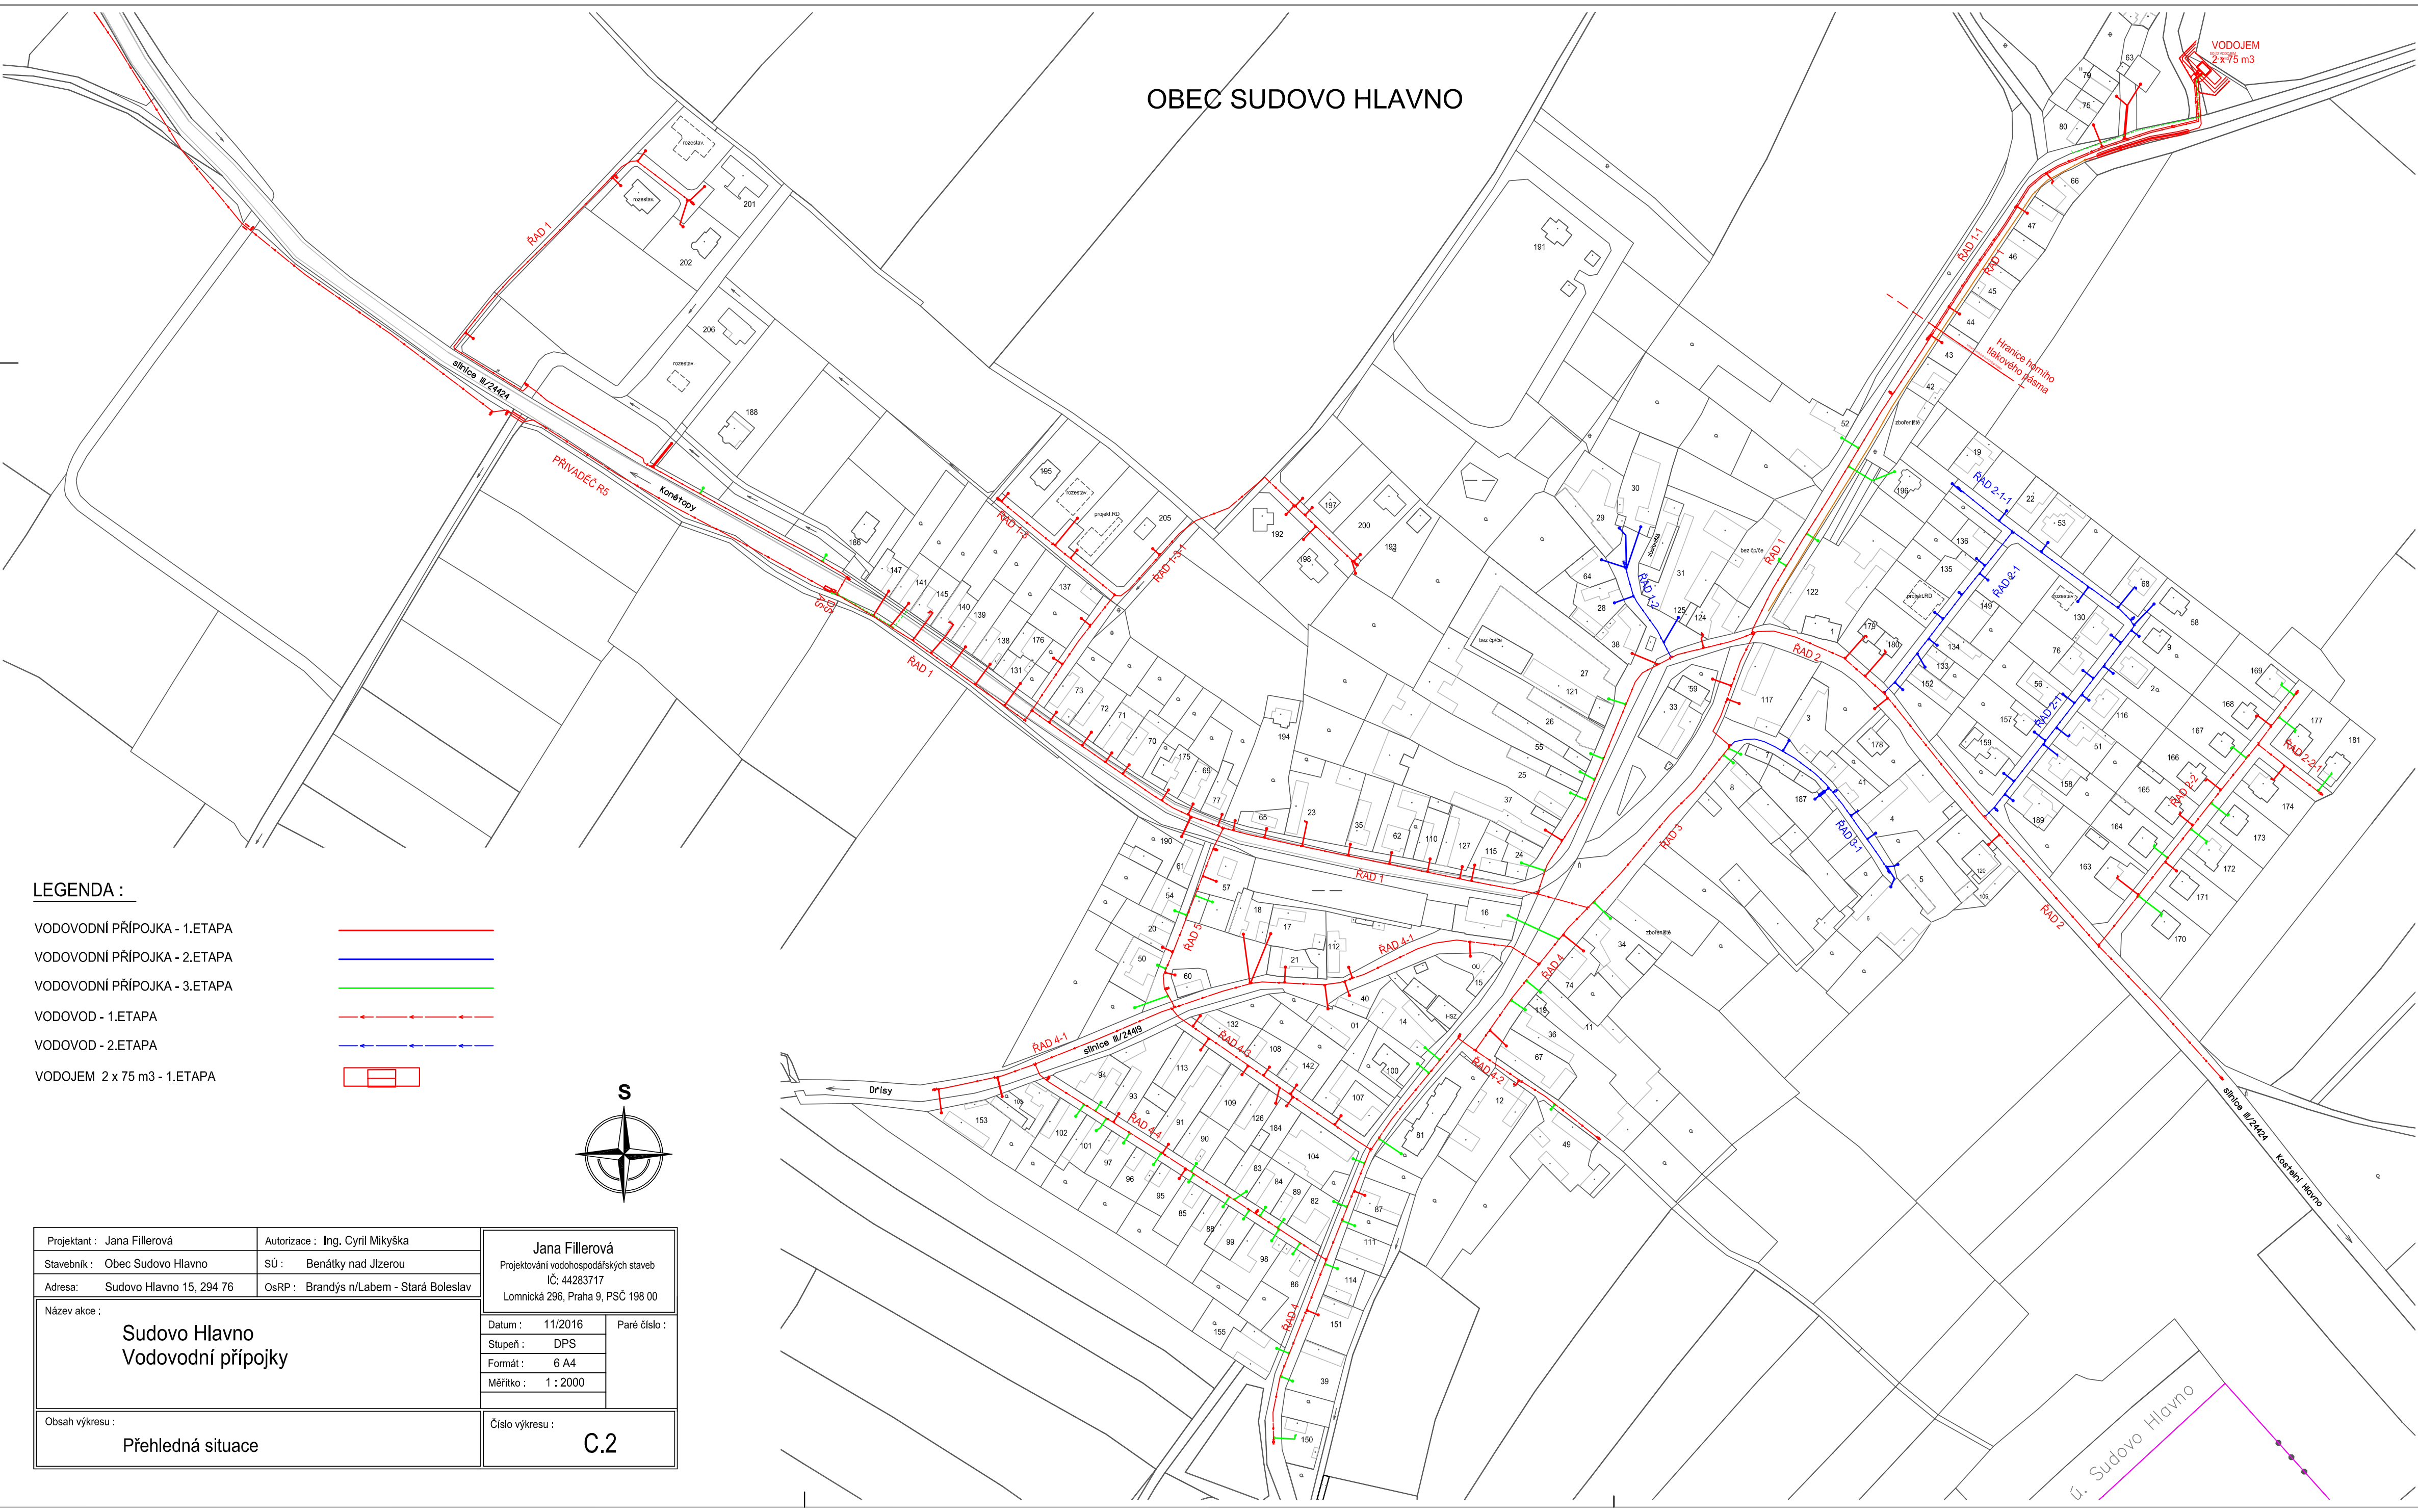

LEGENDA :

- VODOVODNÍ PŘÍPOJKA - 1.ETAPA ———
- VODOVODNÍ PŘÍPOJKA - 2.ETAPA ———
- VODOVODNÍ PŘÍPOJKA - 3.ETAPA ———
- VODOVOD - 1.ETAPA - - - - -
- VODOVOD - 2.ETAPA - - - - -
- VODOJEM 2 x 75 m3 - 1.ETAPA

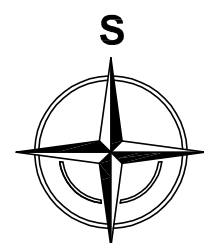

Projektant : Jana Fillerová	Autorizace : Ing. Cyril Mikyška	Jana Fillerová Projektování vodohospodářských staveb IČ: 44283717 Lomnická 296, Praha 9, PŠC 198 00	
Stavebník : Obec Sudovo Hlavno	SÚ : Benátky nad Jizerou	Datum : 11/2016	Paré číslo :
Adresa: Sudovo Hlavno 15, 294 76	OsRP : Brandýs n/Labem - Stará Boleslav	Stupeň : DPS	Formát : 6 A4
Název akce : Sudovo Hlavno Vodovodní přípojky		Měřítko : 1 : 2000	
		Obsah výkresu : Přehledná situace	
		Číslo výkresu : C.2	